


付近見取図 Scale=1/25,000

工事名	大和コミュニティセンター新築工事（建築主体工事）	No.	B
種別	付近見取図		A
設計	光市役所 緑建築士登録第 号	縮尺	1/25,000
			平成29年 月 日

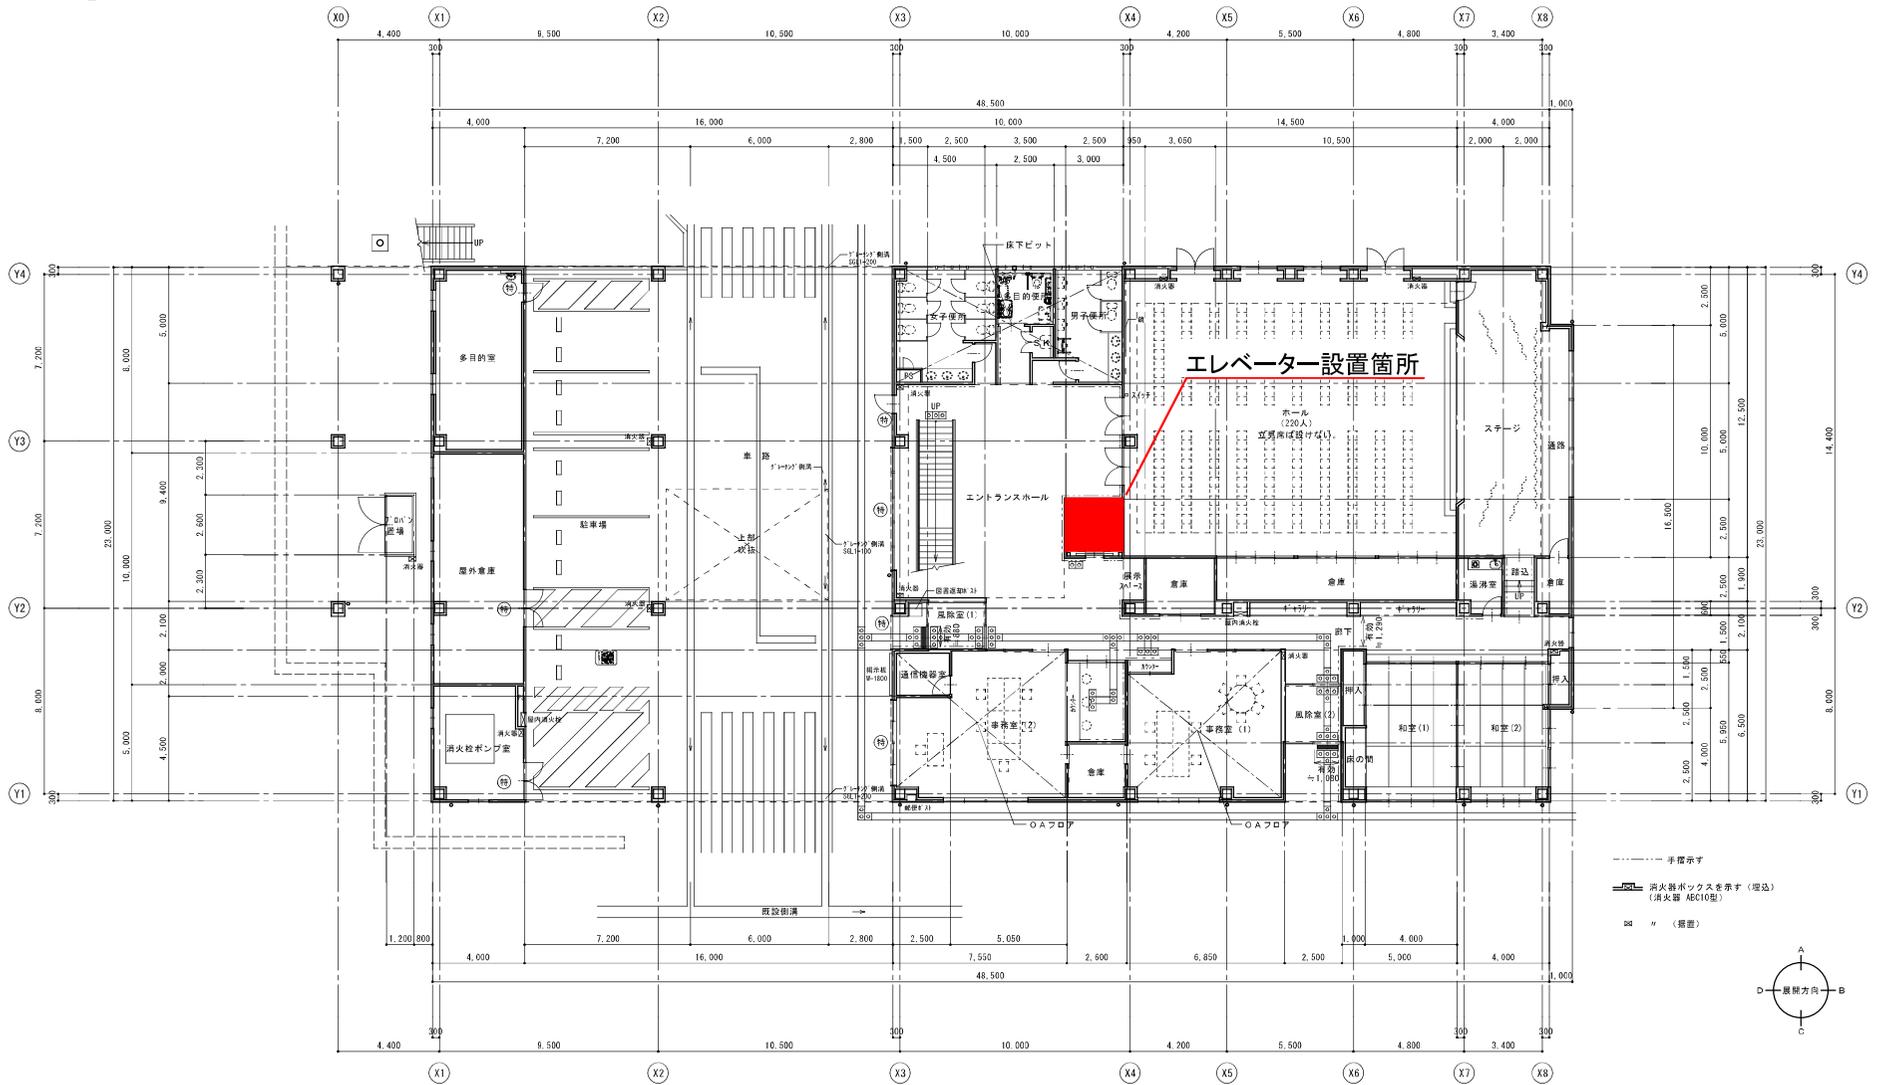


- 手書き
- 消火器ボックスを添す (埋込)
(消火器 ABC10型)
- (据置)



1階平面図 Scale=1/150

1階

工事名 大和コミュニティセンター新築工事 (建築主体工事)		No. 21
種別	1階平面図	A
設計	光市役所	縮尺 1/150
	藤達雄士建築 号	平成29年
		月 日

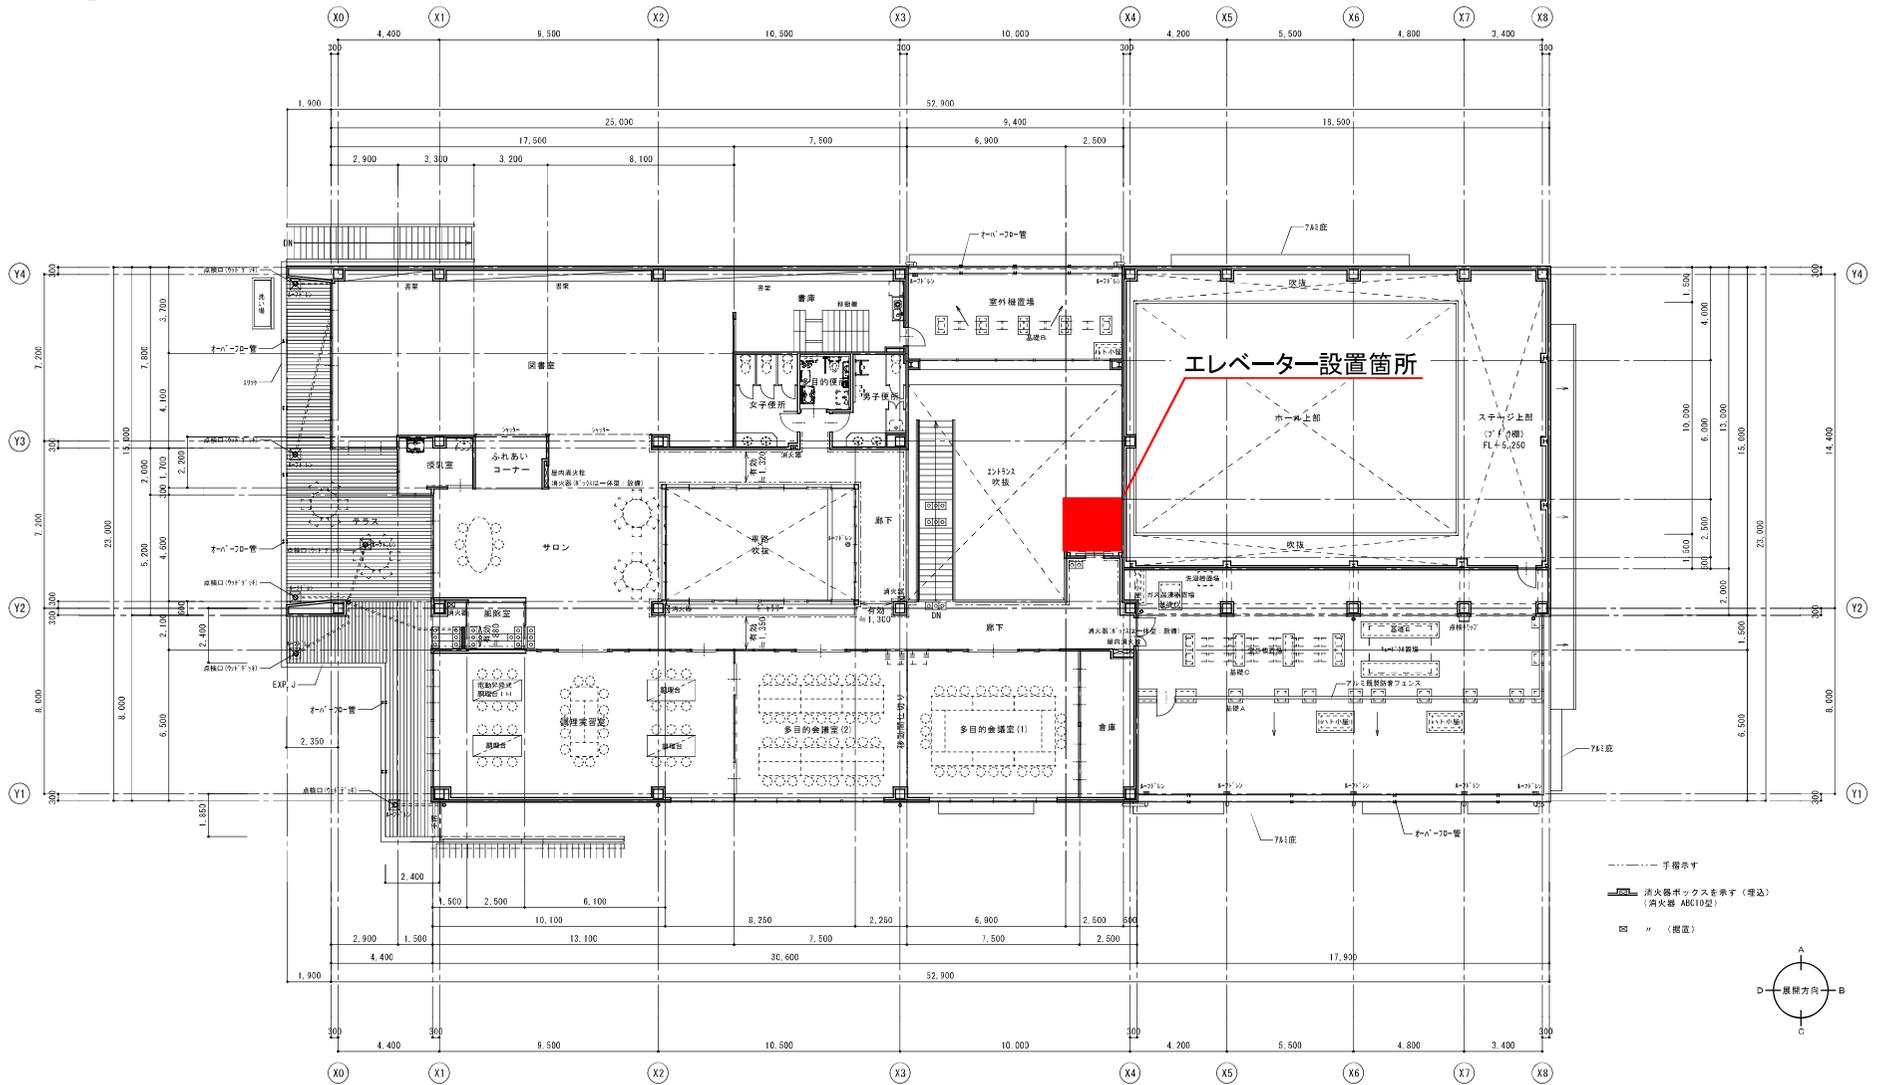

2階平面図 Scale=1/150

2階

工事名 大和コミュニケーション新築工事 (建築主体工事)		No. 22
種別	2階平面図	A
設計	光市役所	縮尺 1/150
	藤達雄士登録業 号	平成29年
		月 日